



Структурная схема охранной сигнализации

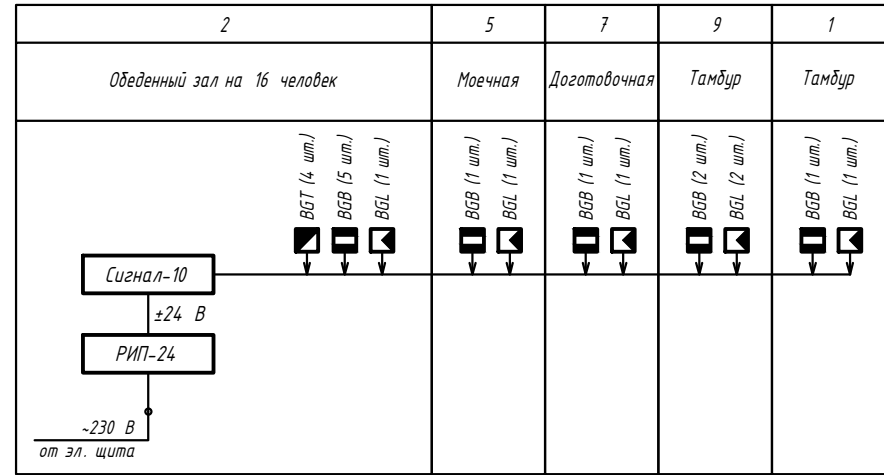

Структурная схема пожарной сигнализации

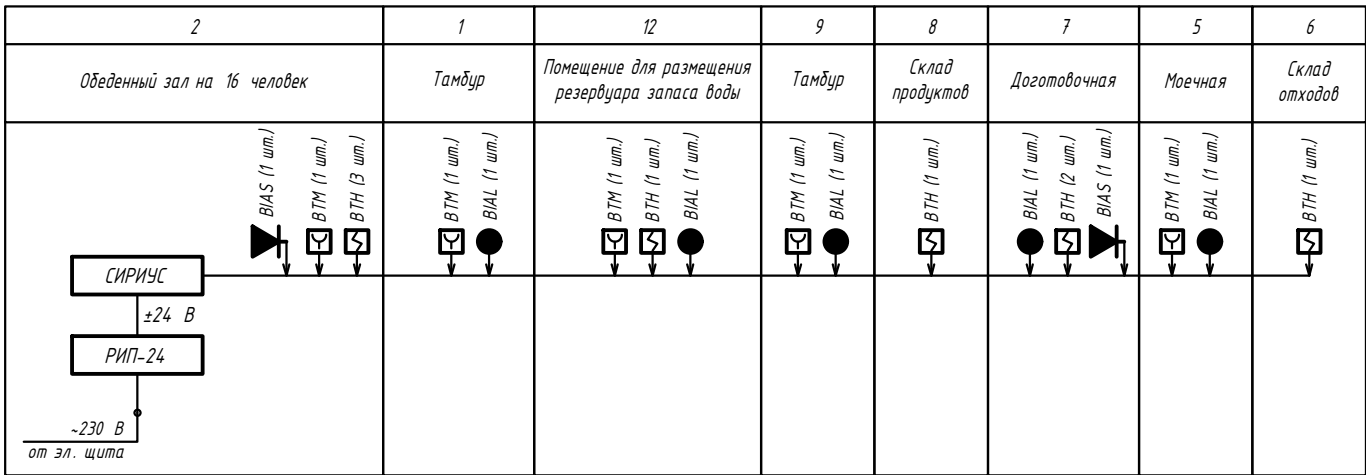

ЭКСПЛИКАЦИЯ ОБОРУДОВАНИЯ

Поз.	Обозначение	Наименование	Ед. изм.	Кол.	Примечание
1		Пульт контроля и управления охранной Сигнал-10	шт.	1	
2		Пульт контроля и управления пожарный Сириус	шт.	1	
3		Резервированный источник питания РИП-24	шт.	2	

- УСЛОВНЫЕ ОБОЗНАЧЕНИЯ
- ВТН — Извещатель пожарный дымовой ИП 212-34А
 - ВТМ — Извещатель пожарный ручной ИПР 513-ЗАМ
 - ВГТ — Извещатель охранный звуковой С2000-СТ
 - ВГЛ — Извещатель охранный поверхностный С2000-ШИК
 - ВГВ — Извещатель охранный магнитоконтактный С2000-СМК
 - ВИАЛ — Устройство сигнальное световое "Выход"
 - ВИАС — Оповещатель пожарный звуковой "Сирень"

Оборудование пожарной и охранной сигнализации поставляется заводом-изготовителем модульного здания

						27.БД/004-ПБ				
						Карьер золорудного месторождения "Благодатное"				
1	-	Зам.	138-23		12.23					
Изм.	Копуч	Лист	№ док	Подпись	Дата					
Разраб.	Бирюля					Пункт приема пищи на 16 посадочных мест		Стадия	Лист	Листов
Проверил	Никульников		12.23					П	28	
Н.Контр.	Шадрина		12.23							
Нач.отд.	Шадрина		12.23			План размещения оборудования ПС, ОС на отм. 0,000		ООО "Забайкалзолотопроект"		
ГИП	Якимов		12.23							