



Структурная схема охранной сигнализации

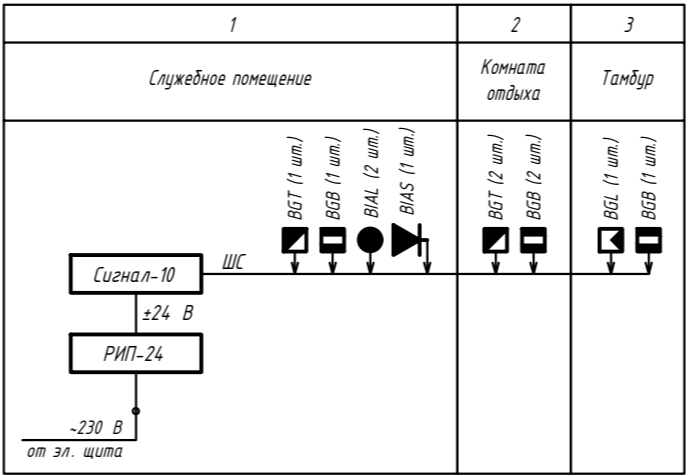

Структурная схема пожарной сигнализации

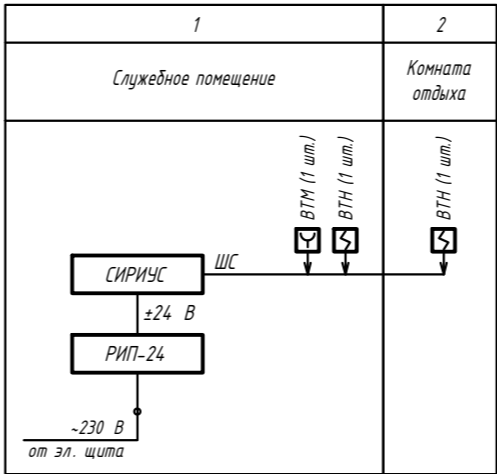

УСЛОВНЫЕ ОБОЗНАЧЕНИЯ

- BTH

BTM

BGT

BGL

BGB

BIAL

BIAS
- —

—

—

—

—

—

—

—

—
- Извещатель пожарный дымовой ИП 212-34А

Извещатель пожарный ручной ИПР 513-ЗАМ

Извещатель охранный звуковой С2000-СТ

Извещатель охранный поверхностный С2000-ШИК

Извещатель охранный магнитоконтактный С2000-СМК

Устройство сигнальное световое “Выход”

Оповещатель пожарный звуковой “Свирель”

Удаленное рабочее место УРМ-ОРИОН исп.02

Экспликация помещений

Номер помещ.	Наименование	Площадь м²	Кат. помещ.
1	Службное помещение	10,23	
2	Тамбур	3,12	
3	Санузел	3,29	
4	Комната уборочного инвентаря	4,31	
5	Комната отдыха	10,49	

ЭКСПЛИКАЦИЯ ОБОРУДОВАНИЯ

Поз.	Обозначение	Наименование	Ед. изм.	Кол.	Примечание
1		Пульт контроля и управления охранный Сигнал-10	шт.	1	
2		Пульт контроля и управления пожарный Сириус	шт.	1	
3		Резервированный источник питания РИП-24	шт.	2	

Оборудование пожарной и охранной сигнализации поставляется заводом-изготовителем модульного здания

						27.БД/004-ПБ				
						Карьер золорудного месторождения "Благодатное"				
1	-	Зам.	138-23		12.23					
Изм.	Копуч	Лист	№ док	Подпись	Дата					
Разраб.	Бирюля				12.23	Диспетчерская		Стадия	Лист	Листов
Проверил	Никульников				12.23			П	33	
Н.Контр.	Шадрина				12.23					
						План размещения оборудования ПС, ОС на отм. 0,000		ООО "Забайкалзолотопроект"		
Нач.отд.	Шадрина				12.23					
ГИП	Якимов				12.23					